




SEZIONE

Scala 1:100

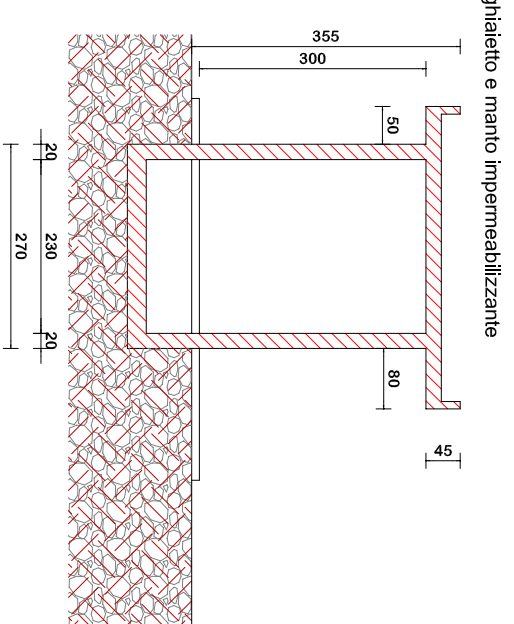

PROSPETTO LATERALE

Scala 1:100

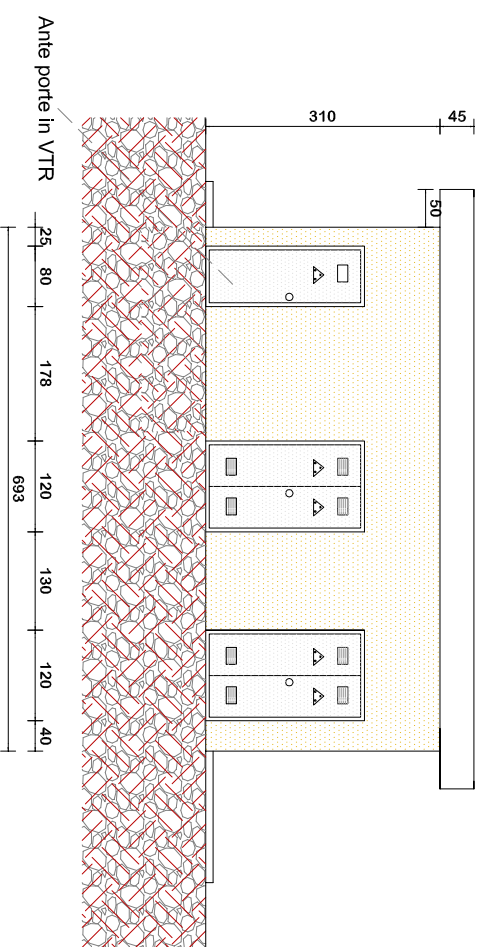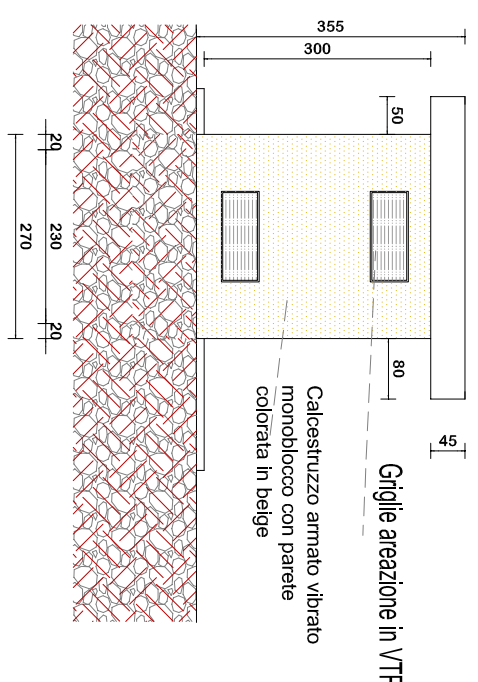


PROSPETTO FRONTALE

Scala 1:100


SCHEMA ELETTRICO UNIFILARE

PLANIMETRIA CATASTALE
Scala 1:100


Scala 1:10

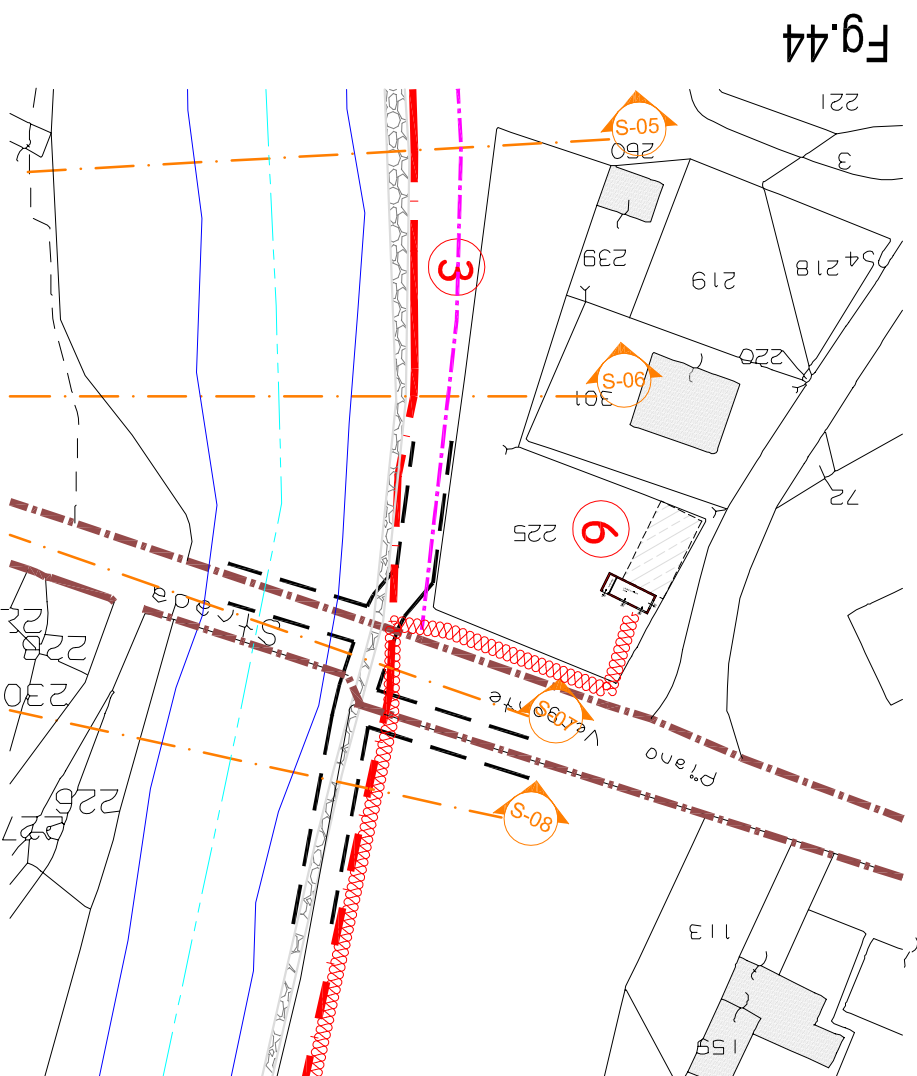


LEGENDA

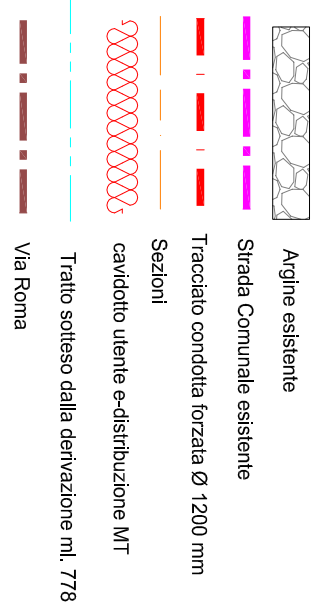SEZIONE TIPO SCAVO SU
SEDE STRADA PROVINCIALE

Scala 1:100


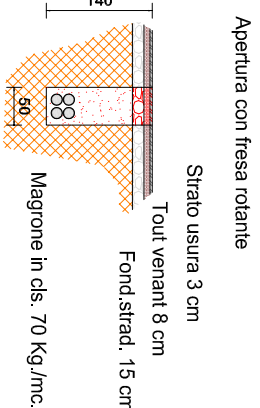
PIANTA EDIFICIO CABINA CONSEGNA UTENTE
PIANO TERRA

Scala 1:100

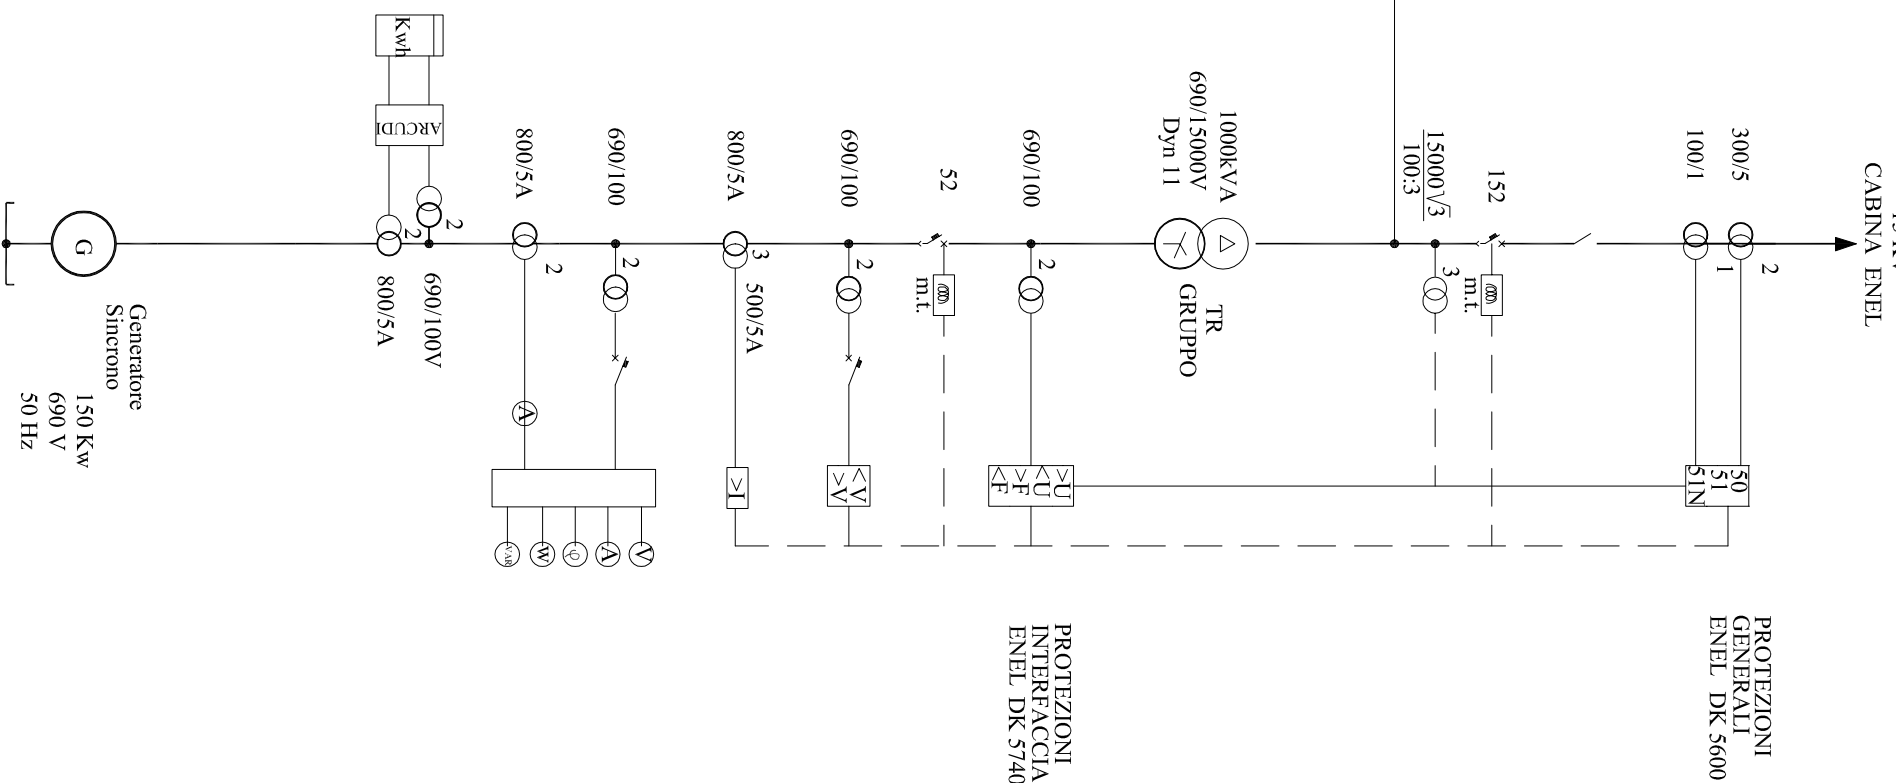

SEZIONE TIPO SCAVO SU
TERRENO VEGETALE

Scala 1:100

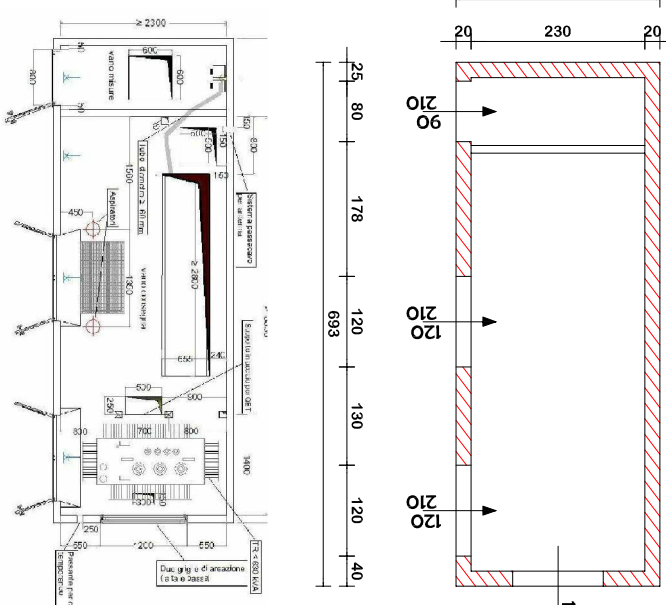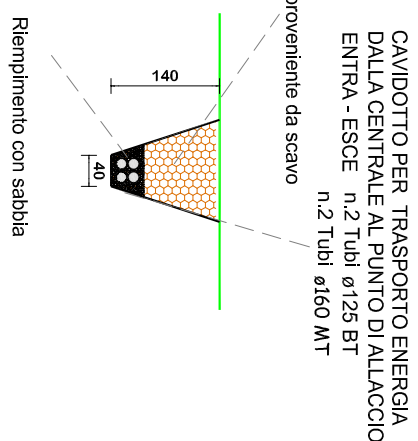

REGIONE PIEMONTE		PROVINCIA DEL VERBANO CUSIO OSSOLA		COMUNE DI PIEVE VERGONTE	
DATA 12.6.2018		Seguem.		I progettisti	
ELABORATO N° 9		UTILIZZAZIONE A FINI ENERGETICI DEL RIO ASA PROGETTO PER LA REALIZZAZIONE DI CENTRALE IDROELETTRICA.			
FOGLIA 1 - 10/0		Aut autorizzazione Univas al sensi art.12 del D.Lgs.vo n°380/2003			
TITOLO CONNESSIONE E-DISTRIBUZIONE MT		La committenza			
Ingegnere Ettore Ferrino Ing. Ettore Ferrino -dott. Ingegneri della Provincia del V.C.A., c.d.r. n° 1016		Architetto Fabio Talla Pozza Arch. -dott.ing. della Provincia del Verbano del V.C.A., c.d.r. n° 1021			